



In entrambi i piani tutti i cavi dorsali corrono in canalina esterna in acciaio che corre addossata alla parete.

La canalina rappresentata in tutti i disegni dell'impianto elettrico è la stessa. I cavi escono dalla canalina da scatole di derivazione in PVC e continuano fino ai punti frutto in tubo quadro in PVC chiuso con coperchio.

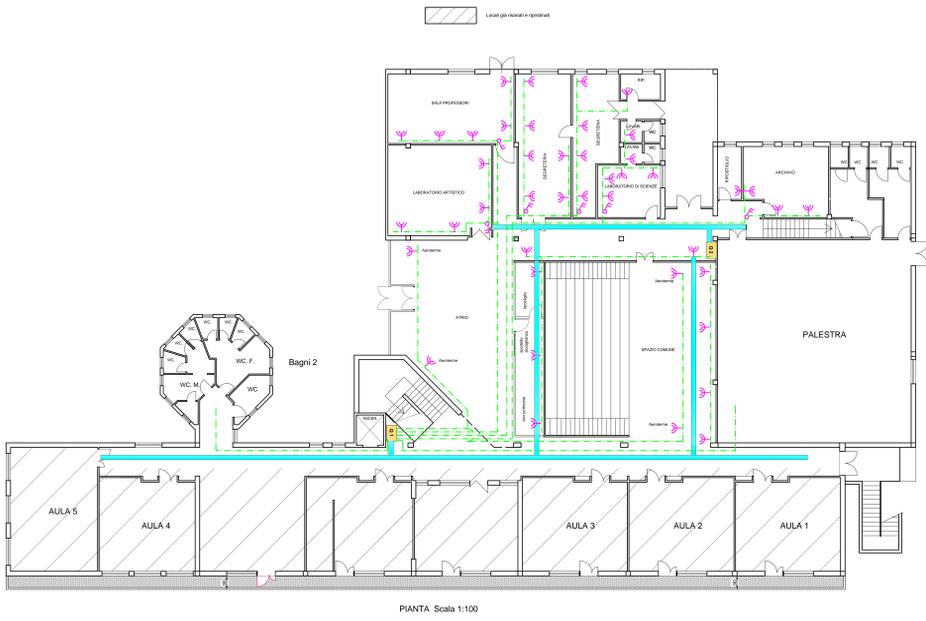

PIANTA Scala 1:100

PIANO TERRA

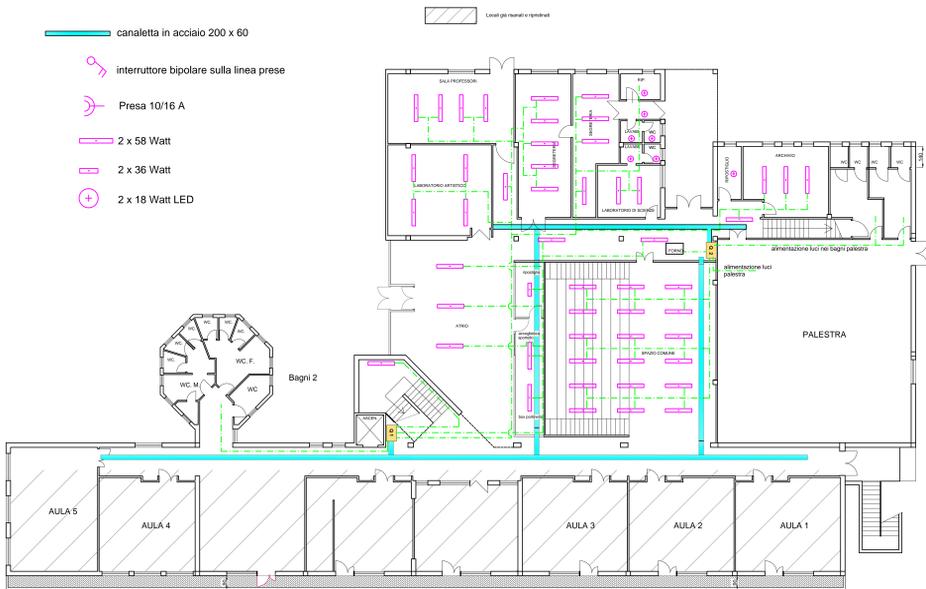

PIANTA Scala 1:100

<p>COMUNE DI CIVITAVECCHIA CITTÀ METROPOLITANA DI ROMA CAPITALE</p>	
<p>PROGETTO DEL RISANAMENTO DELLA SCUOLA MEDIA CALAMATTA DANNEGGIATA DALL'INCENDIO</p>	
<p>Ubicazione : Via Don Milani - Civitavecchia</p>	
TAV:	TERZO STRALCIO - RIPRISTINO P. TERRA E P. PRIMO
4A	
Data	26 aprile 2019
Committente:	COMUNE DI CIVITAVECCHIA Via Regina Elena Civitavecchia
Progettista:	Dott. Ing. CHIARA PEPI Via Carlo Bonini 158 00053 CIVITAVECCHIA Tel. 0769.646.777 - Fax 0769.646.777 e-mail: c@arpepi@virgilio.it
IL PROGETTISTA	IL COMMITTENTE